



GA Energo technik

O Z N Á M E N Í

Oznamujeme všem vlastníkům a nájemcům pozemků v obci Pertoltice pod Ralskem, že v termínu

duben/2012 – červen/2012


bude v této oblasti prováděno


**nové kabelové vedení v zemi pro nové
připojení dle projektu, vypracovaném
společností Pragoprojekt, a.s.**

Montáž bude provádět firma GA Energo technik s.r.o.,
Na Střílně AB, 330 11 Plzeň, Bolevec – Orlík,
tel.: 373303184, fax.: 377542385.
IČO: 49196812 DIČ: CZ-49196812
Společnost je zapsaná v obch.rejstříku u Krajského soudu v Plzni, odd.C a vl.4355

Oznámení je v souladu se zákonem č.458/2000Sb.,
novelizován z.č.670/2004.

Vzniklá majetková újma na nemovitostech a porostech bude
nahrazena dle téhož zákona.

 GA Energo technik[®]
Na Střílně AB, 330 11 Plzeň, Bolevec - Orlík
Tel.: 373 303 111 • DIČ: CZ49196812

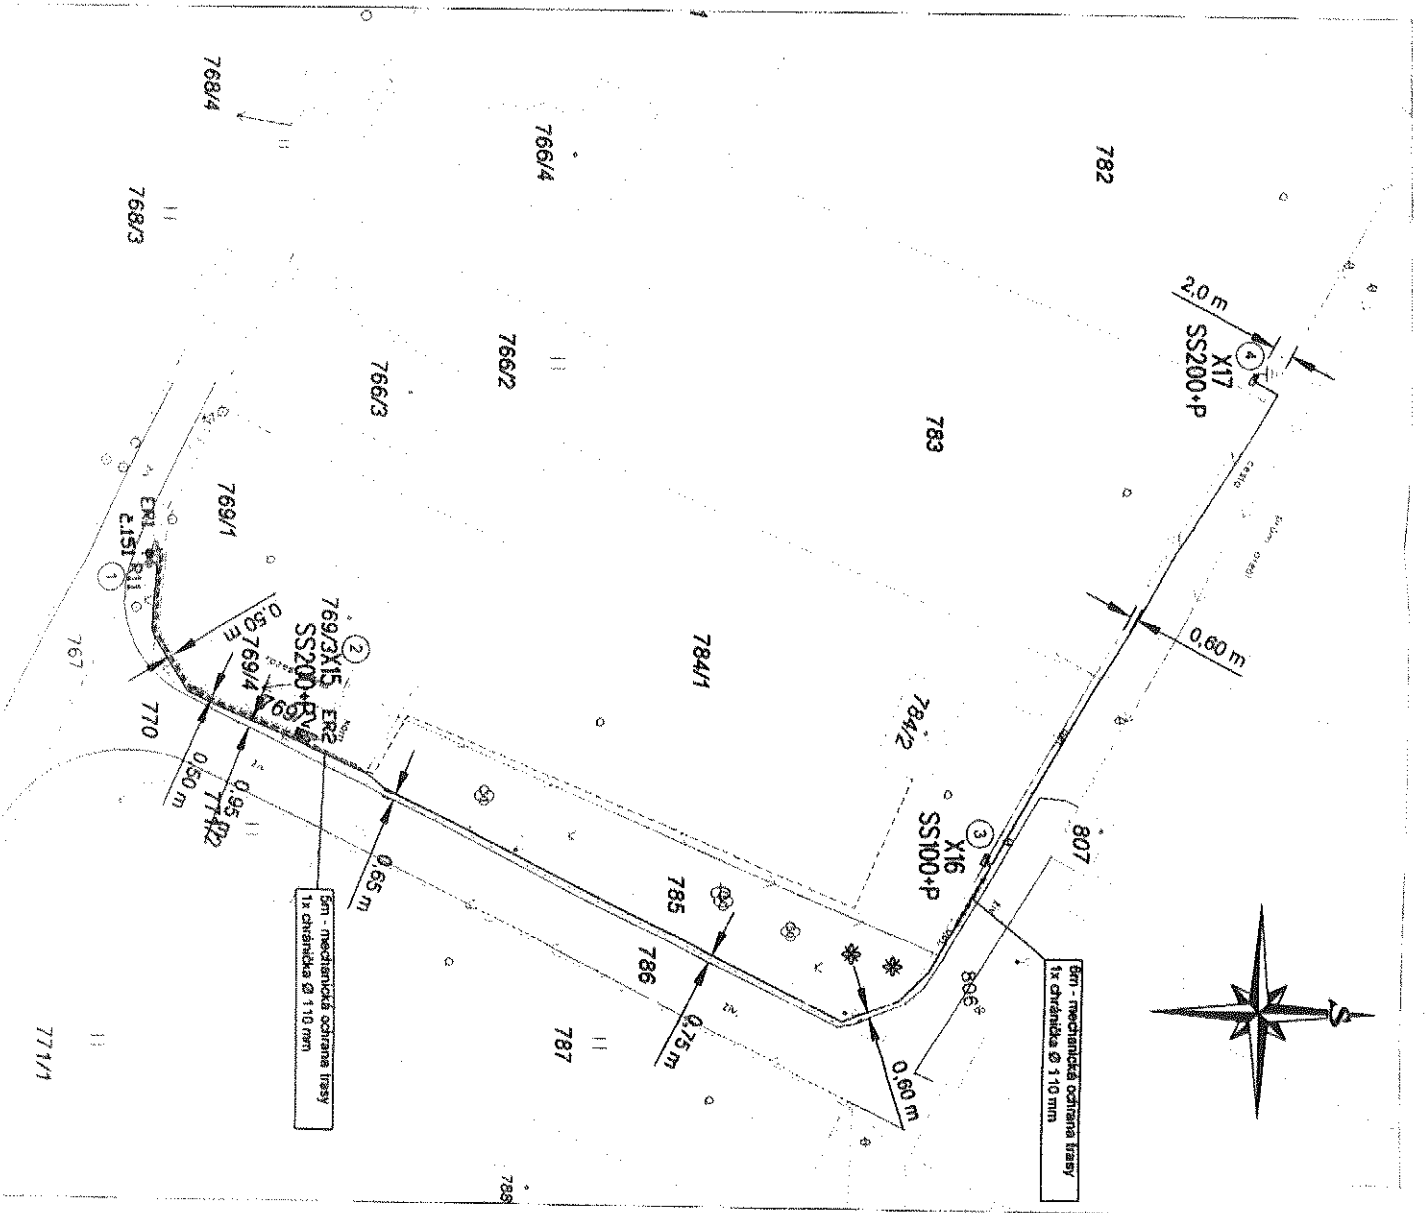

LEGENDA

| | | |
|------|-------|--|
| (2) | X15 | nový kabel přípojkové NN na pč. 769/2 |
| (3) | X16 | nová síťka přípojkové NN na pč. 784/1 |
| (4) | X17 | nová síťka přípojkové NN na pč. 782 |
| ⊙ | C.151 | sítveřič podzemní bod C.151 |
| ⊞ | R11 | sítveřič rozpoznací síťka SČ 422 |
| ⊞ | ER1 | sítveřič elektrorozvodný pátí pro pč. 784/2 - Černý |
| ⊞ | ER2 | sítveřič elektrorozvodný pátí pro pč. 769/3 - Třepas |
| ⊞ | ER2 | kabel v chráněnce |
| (8) | | sítveřič vedení NN ČEZ Distribuce a.s. |
| (37) | | sítveřič vedení Telefonica CZ. |
| (29) | | sítveřič vedení vodovod SČWK a.s. |
| (44) | | sítveřič Třepasovi - voda - přípojka |
| (44) | | sítveřič Třepasovi - st. - přípojka |
| (19) | | sítveřič OU Perletka - VO |

POZNÁMKY:

Zakres sítě podzemní infrastruktury je pouze orientační, přesné určení polohy kabelu bude provedeno při realizaci po vyřízení sítveřičů síti.
 Při pokládce nového kabelu NN bude respektována min. vzdálenost od ostatních objektů a zařízení infrastruktury dle ČSN 73 8005.

NAPĚTOVÉ SOUSTAVY : 3+PEN, 50 Hz, 230/400V, TN-C

OCHRANA : DLE ČSN 33 2000 4-41 a PNE 33 0000-1
 SAMOČINNÝM ODPROJENÍM OD ZDROJE

Katastrální území: Perotice pod Ralskem

IV-12-4009980

Souborový systém S-UTSK, výřezový systém Bv

| | | | |
|--|---|---|--|
| Místní úřad Ing. Zdeněk ŠKARLAC Ing. František RIEB Ing. František RIEB | Stavební projektant Ing. Zdeněk ŠKARLAC Ing. František RIEB Ing. Zdeněk ŠKARLAC Ing. František RIEB | Místní úřad Ing. Zdeněk ŠKARLAC Ing. František RIEB Ing. Zdeněk ŠKARLAC Ing. František RIEB | |
|--|---|---|--|

| | | | |
|---|---|------------------------------|--|
| Objekt Cl. Perotice pod Ral. roz. KNN ppč. 782 číslo stavby: IV-12-4009980 SITUACE - montáž nového kabelu NN | Dle ČSN EN 11 271 7 000 Dle ČSN EN 11 271 Datum: 06/2011 Číslo: 2444 Měřítko: 1:500 | Číslo projektu F.4 | |
|---|---|------------------------------|--|